


DIRECTION REGIONALE DU GENIE  
DE LA REGION TERRE NORD-EST  
ETABLISSEMENT DU GENIE DE LILLE  
PLACE DE CALAIS

PETIT ATLAS  
DES COMPOSANTS MILITAIRES  
No EG: 620 193 005D


# CASERNE LE GALLOIS DE FOUGIERES

## Plan de Masse

### ALIMENTATION EAU

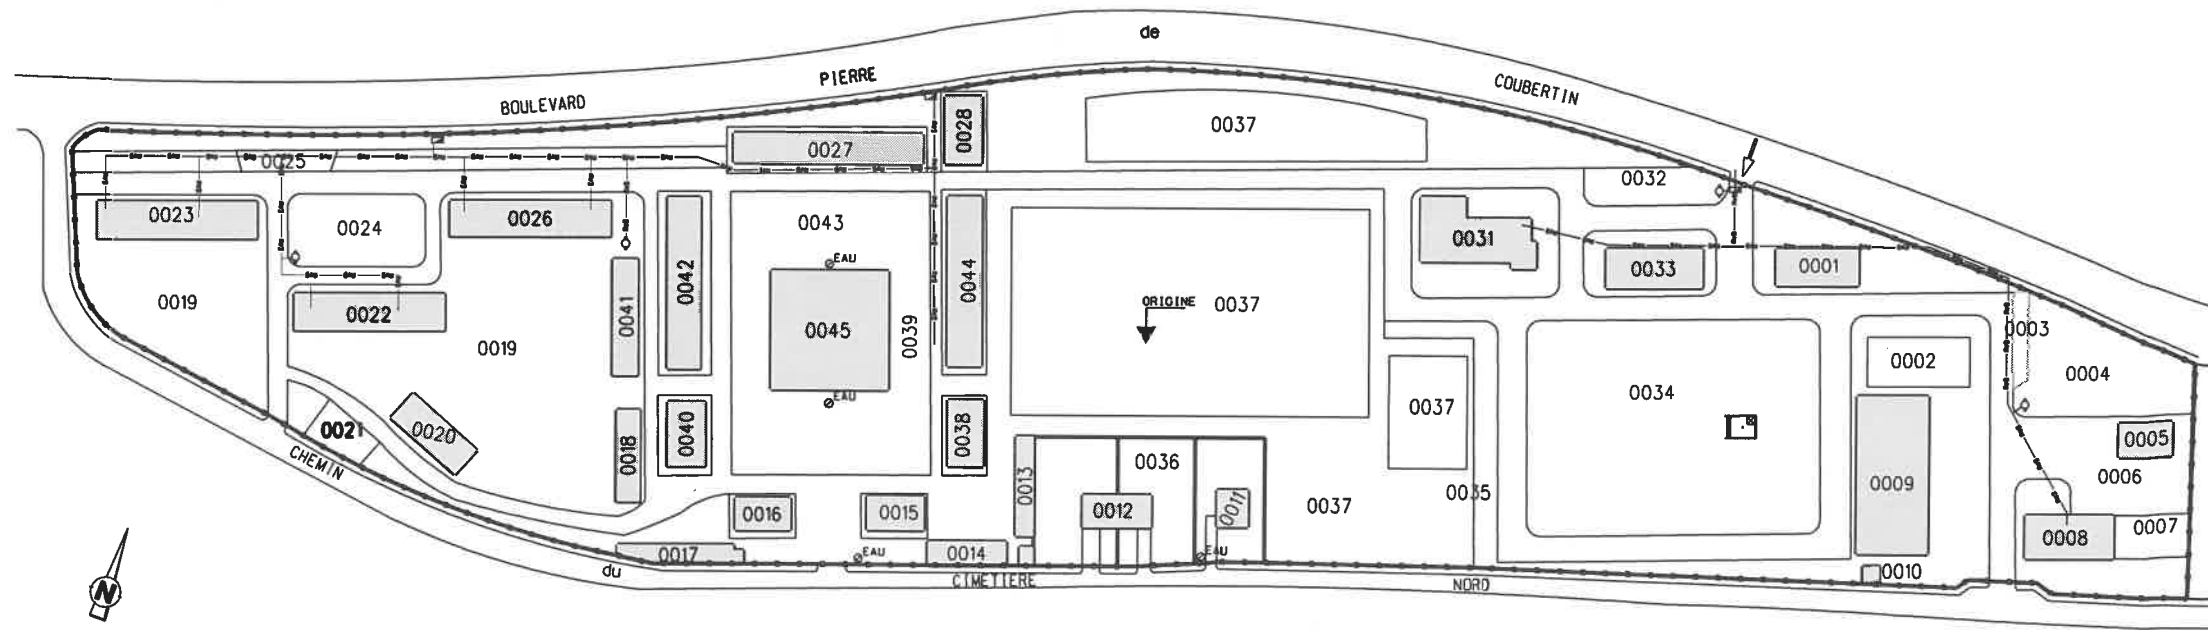

 - RESEAU EAU POTABLE
- COMPTEUR
- POTEAU INCENDIE
- BORNE INCENDIE



Implantation non garantie. Relevés d'apres les plans papiers a la main.

ECHELLE 1/2000  
Mis a jour le: 10/03/2000